


LEGENDA

- Estintore portatile a CO₂ custodito in cassetta a vista
- Estintore portatile a polvere custodito in cassetta a vista
- Cassetta antincendio a vista, completa di idrante antincendio certificato uni 45x11/2, rubinetto idrante, manichetta in nylon 20 m, bocchettone, lancia con intercettazione e regolazione del getto, lastra trasparente sfilabile con sigillo
- Cartello indicatore posizione idrante UNI 45
- Cartello indicatore posizione estintore
- Valvola di intercettazione a farfalla per rete idrica antincendio impianto ad idranti
- Tubazioni in acciaio zincato s.s. a norma uni en 10255 rete idrica antincendio impianto ad idranti con rivestimento isolante e finitura in lamierino di alluminio
- Tubazioni in Polietilene PE100 PN16 UNI EN 12201-2 interrata
- Attacco Motopompa VV.F. posto al piano strada
- Idrante soprasuolo DN100 con due attacchi UNI 70

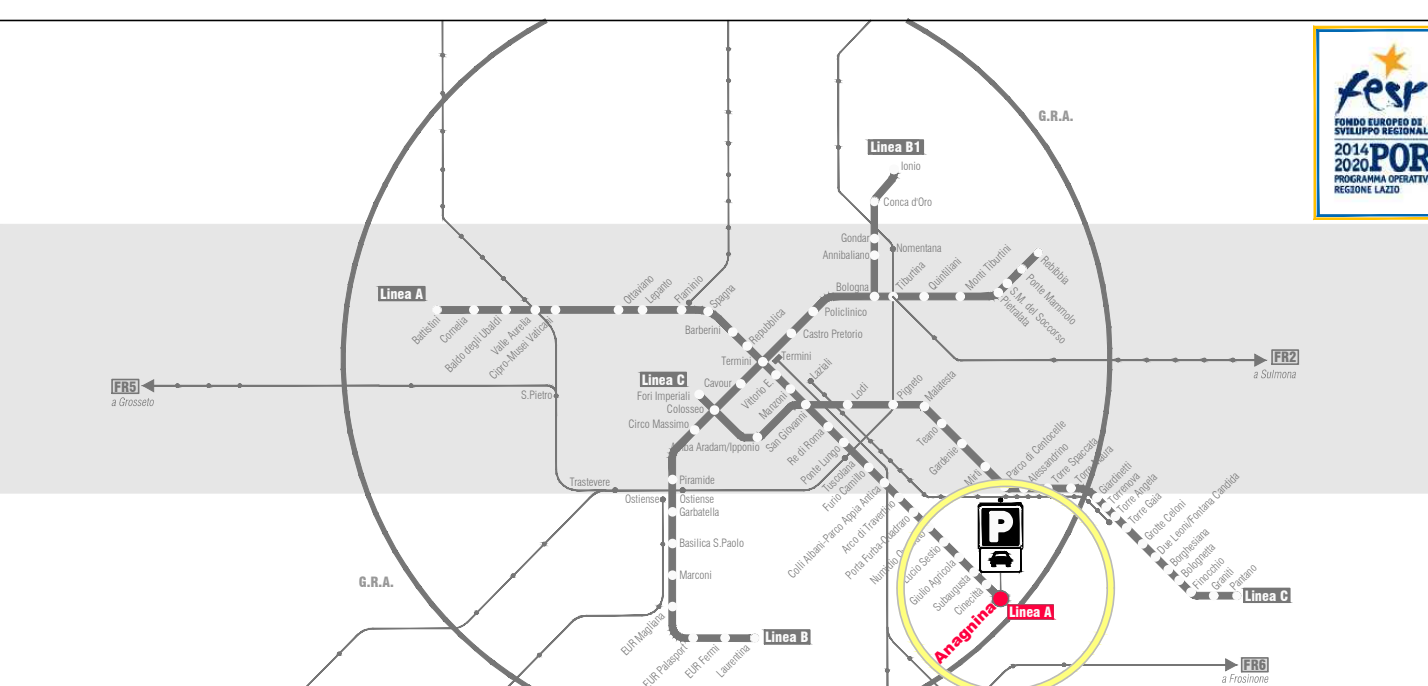

RESPONSABILE DIREZIONE PROGETTAZIONE arch. M. Meloni	RESPONSABILE DI PROGETTO arch. P. Frabotta	RESPONSABILE AREA SPECIALISTICA IMPIANTI E MATERIALE ROTABILE
---	---	--

FESR LAZIO 2014-2020 _ POR ACCORDO DI PROGRAMMA
"MOBILITÀ SOSTENIBILE INTEGRATA" PER LA REALIZZAZIONE NODI DI SCAMBIO
PARCHEGGIO PRESSO LA STAZIONE ANAGNINA
LINEA A METROPOLITANA DI ROMA


PROGETTO DEFINITIVO

PROGETTO IMPIANTI


Impianti Meccanici : Rete Idranti UNI45 ed Estintori
Pianta Piano Terra

rev	data	descrizione	redatto	verificato RP	approvato DP/DT
1	2020/02/01	PROGETTO	P.F. G. LAR	arch. Paolo Frabotta	arch. M. Meloni / ing. A. Scattol
A	2020/02/01	PROGETTO A SEGUITO STRUTTURALE 001	P.F. G. LAR	arch. Paolo Frabotta	arch. M. Meloni / ing. A. Scattol
B					
C					


scala 1:200	COMMESSA PORP102	CODIFICA tratta fase opera in cch argon progress rev TU2PA1PDI001A
----------------	---------------------	--

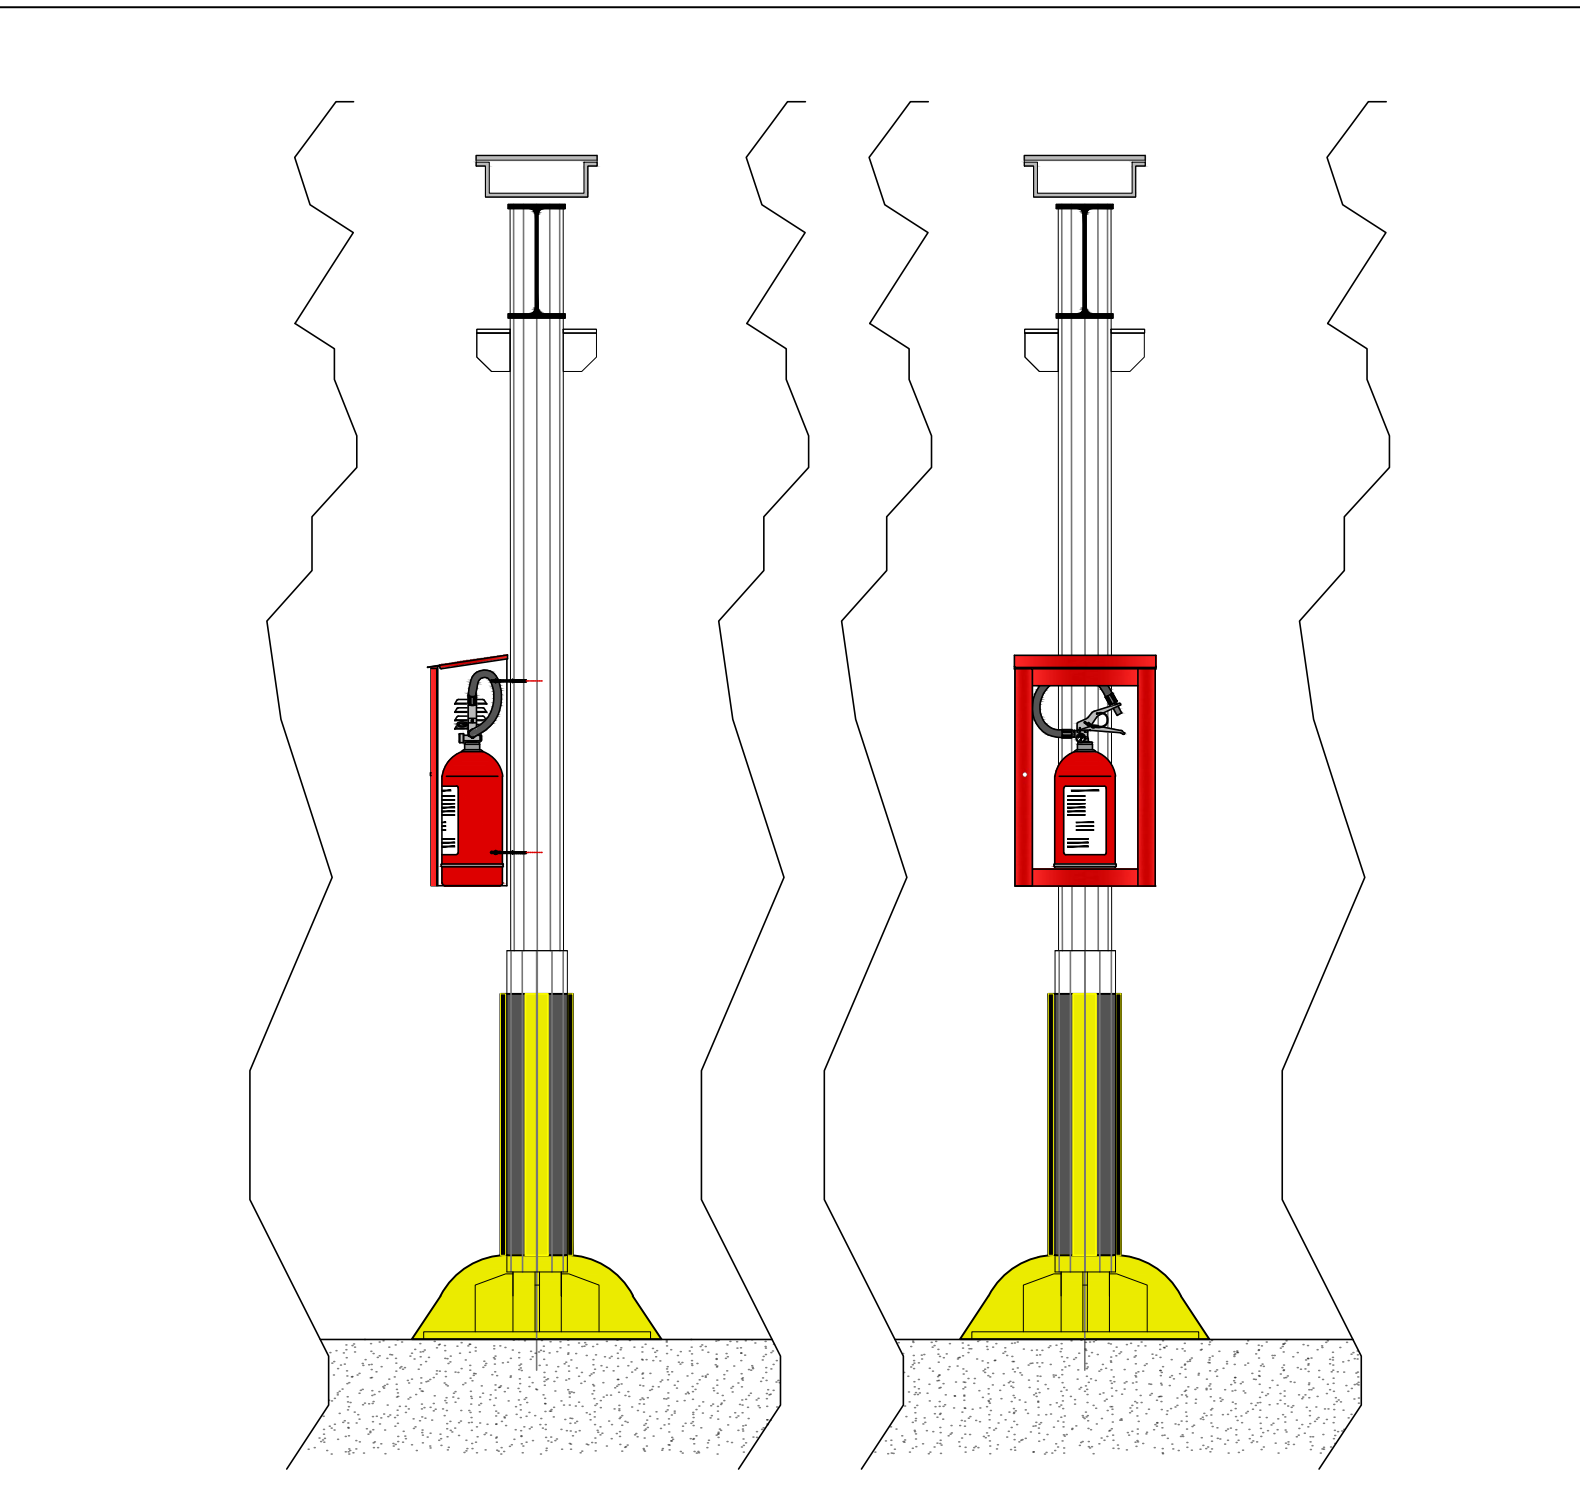


Particolari posizionamento ed ancoraggio estintori al piano strada

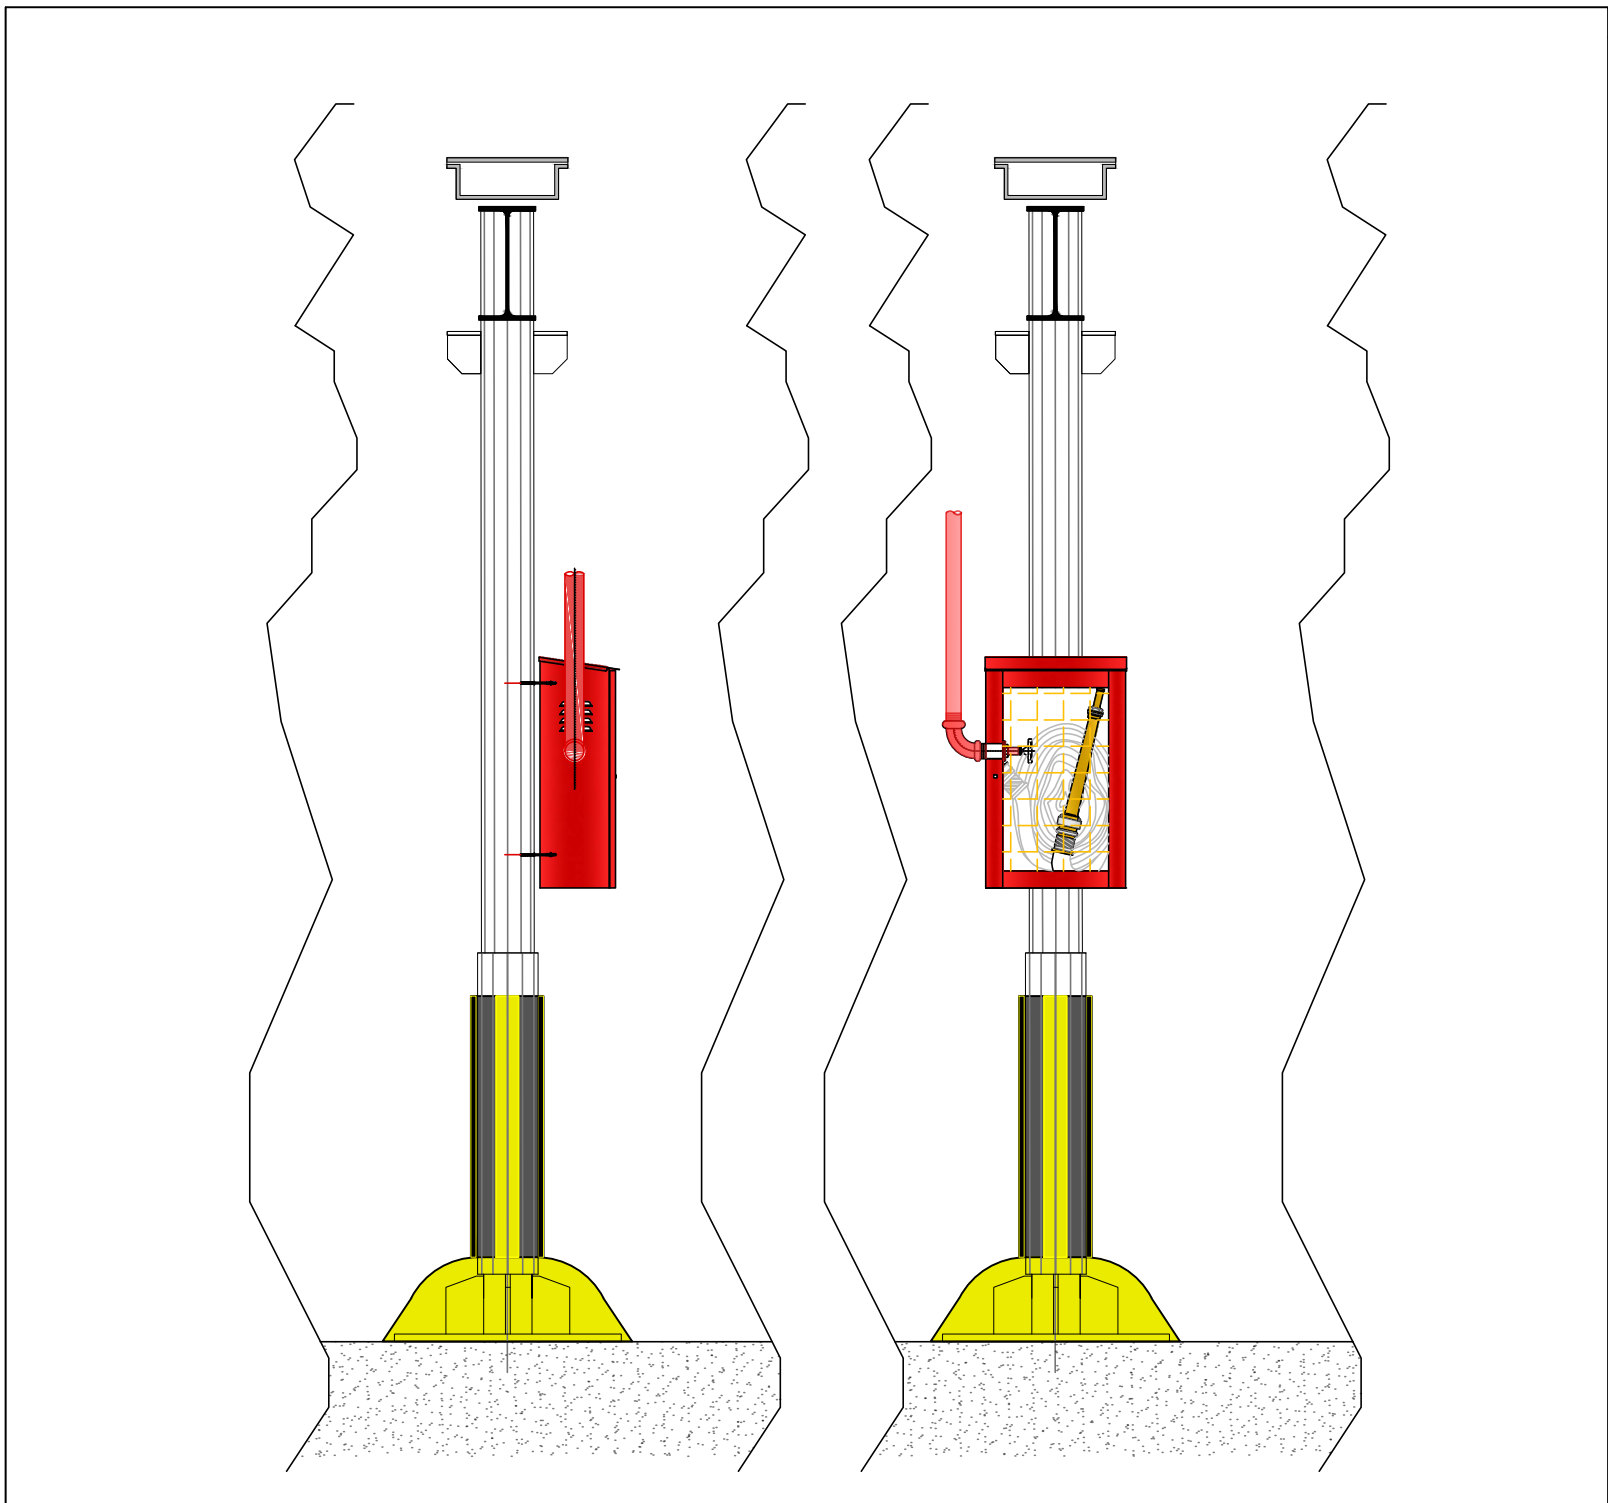

Particolari posizionamento ed ancoraggio idranti UNI45 al piano strada

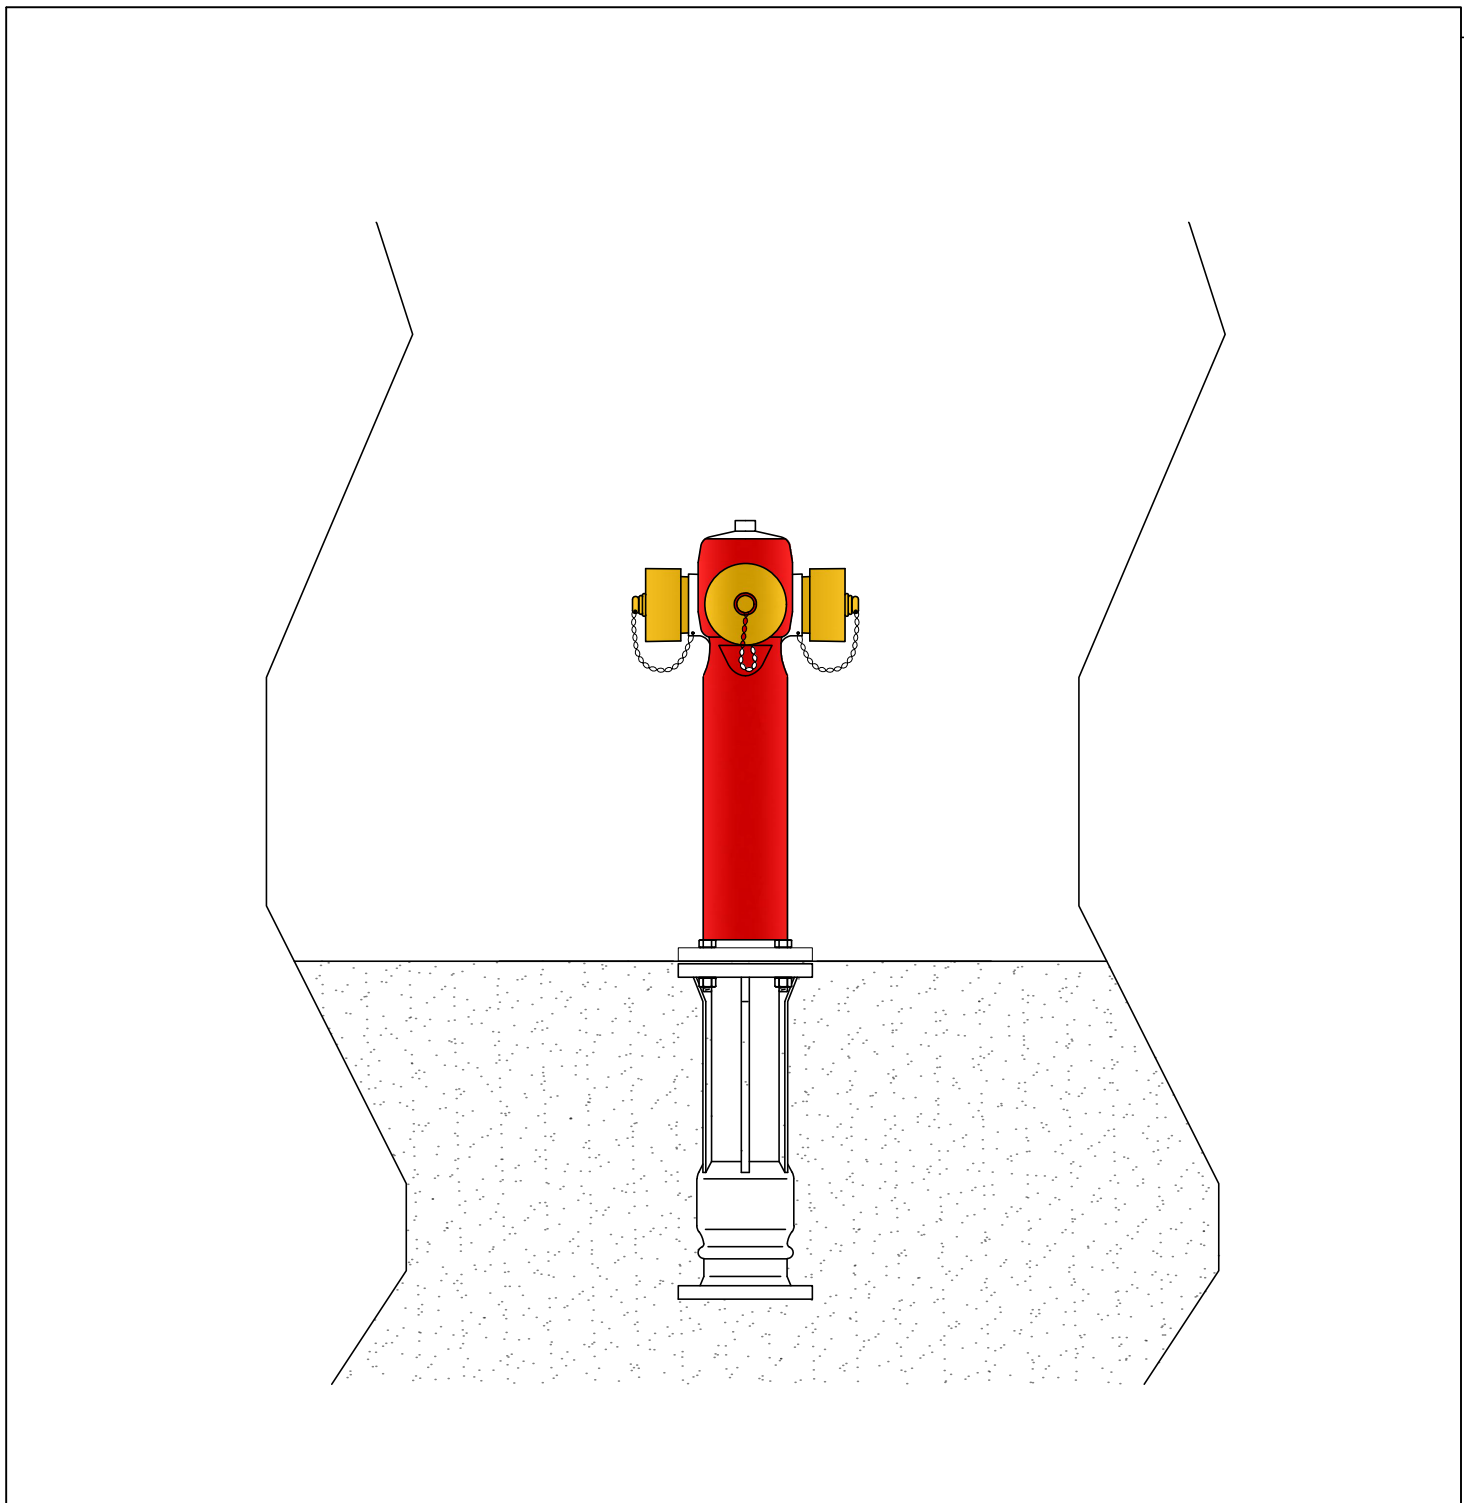

Particolare idrante soprasuolo DN100 al piano strada

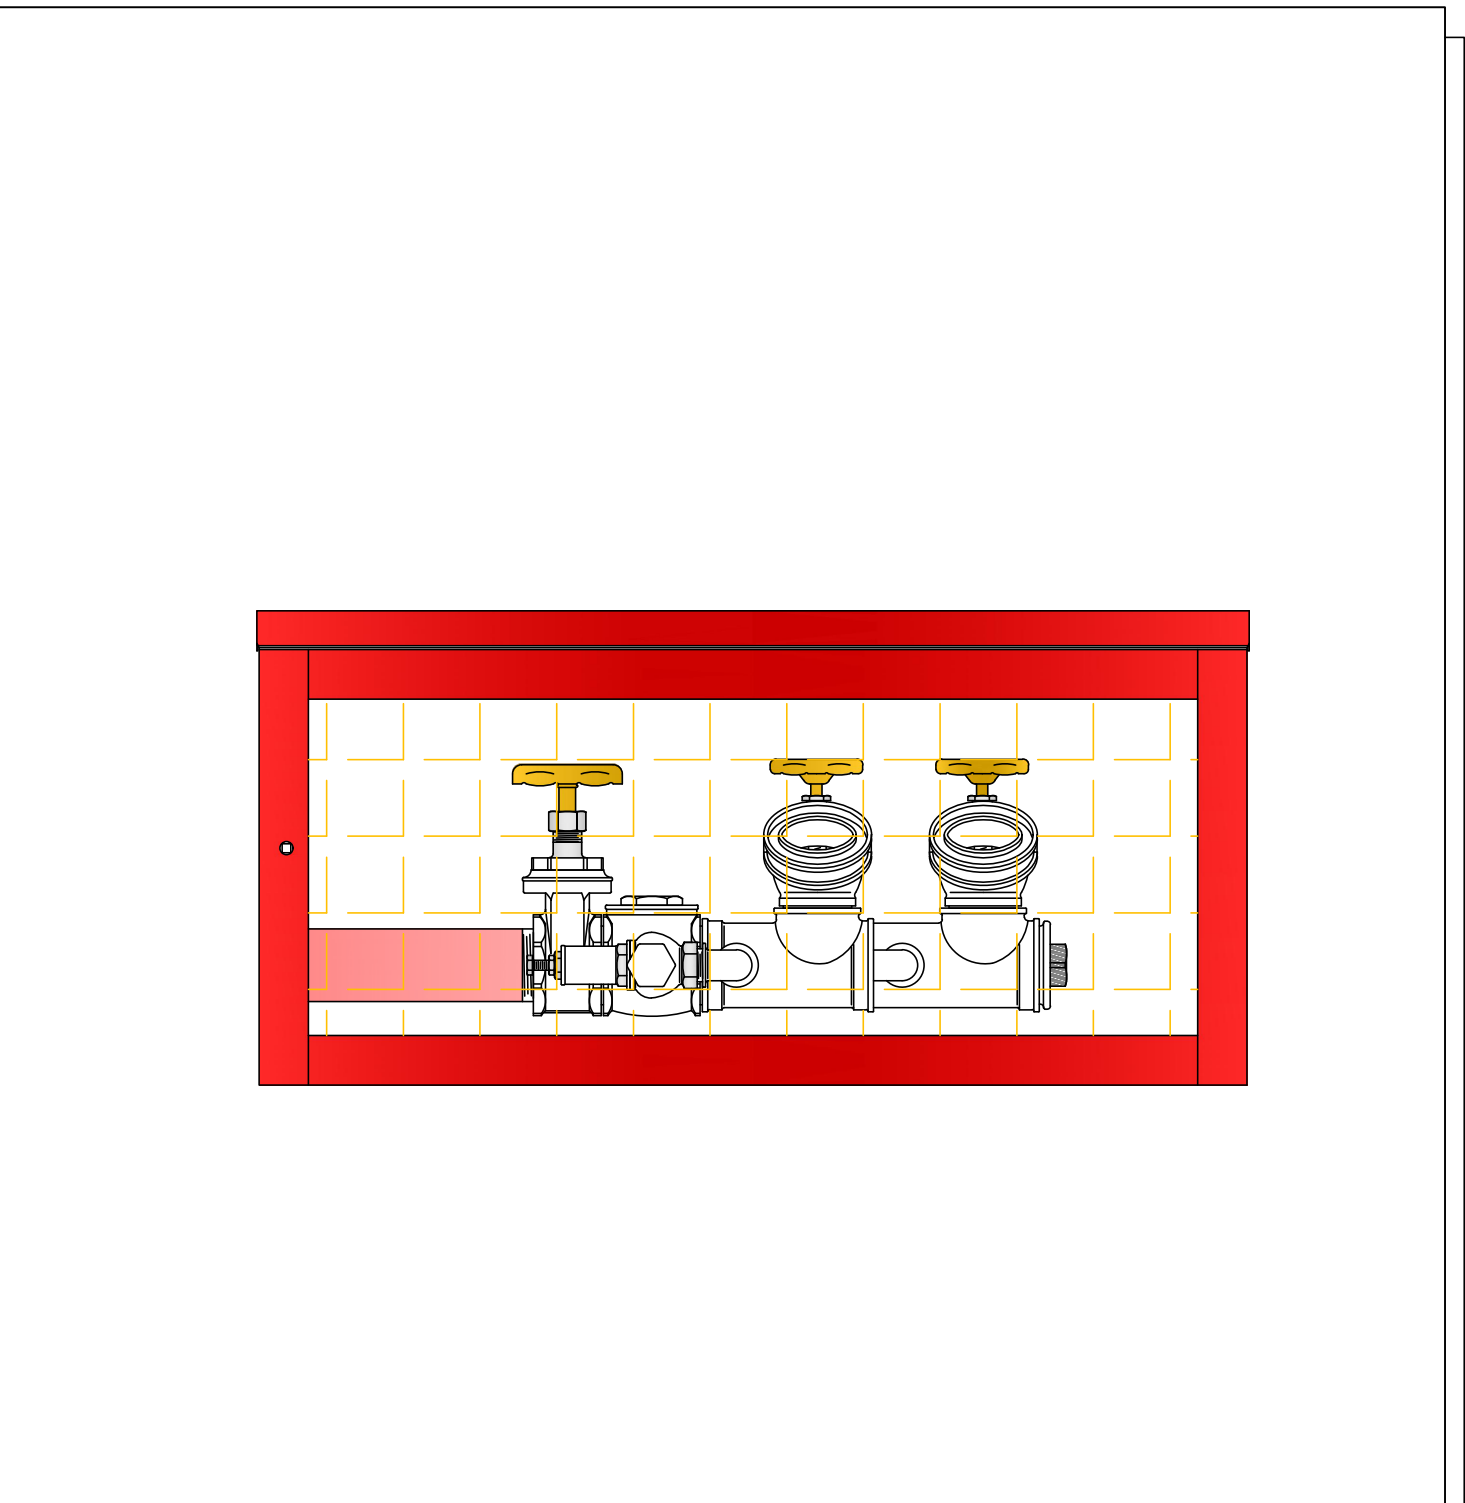

Particolare cassetta attacco idranti VV.F. al piano strada