


| LEGENDA       |   |
|---------------|---|
| IMPIANTO TVCC |   |
|               | CENTRALE TVCC   |
|               | POSTAZIONE TVCC   |
|               | TELECAMERA DI VIDEOSORVEGLIANZA   |
|               | IDENTIFICAZIONE RACK DI APPARTENENZA APPARATO<br>NUMERO PROGRESSIVO DI IDENTIFICAZIONE APPARATO |
|               | N°2 GUAINA SPIRALATE (TIPO DIFLEX) Ø 25mm   |
|               | SALITA CAVI ELETTRICI   |
|               | IMPRONTA PIANO PRIMO  |

**ROMA**  
DIPARTIMENTO MOBILITA' E TRASPORTI

**ROMA METROPOLITANA**  
DIRETTORE TECNICO:  
RESPONSABILE DEL PROCEDIMENTO:

**ROMA**  
DIPARTIMENTO MOBILITA' E TRASPORTI

**ROMA METROPOLITANA**  
DIRETTORE TECNICO:  
RESPONSABILE DEL PROCEDIMENTO:

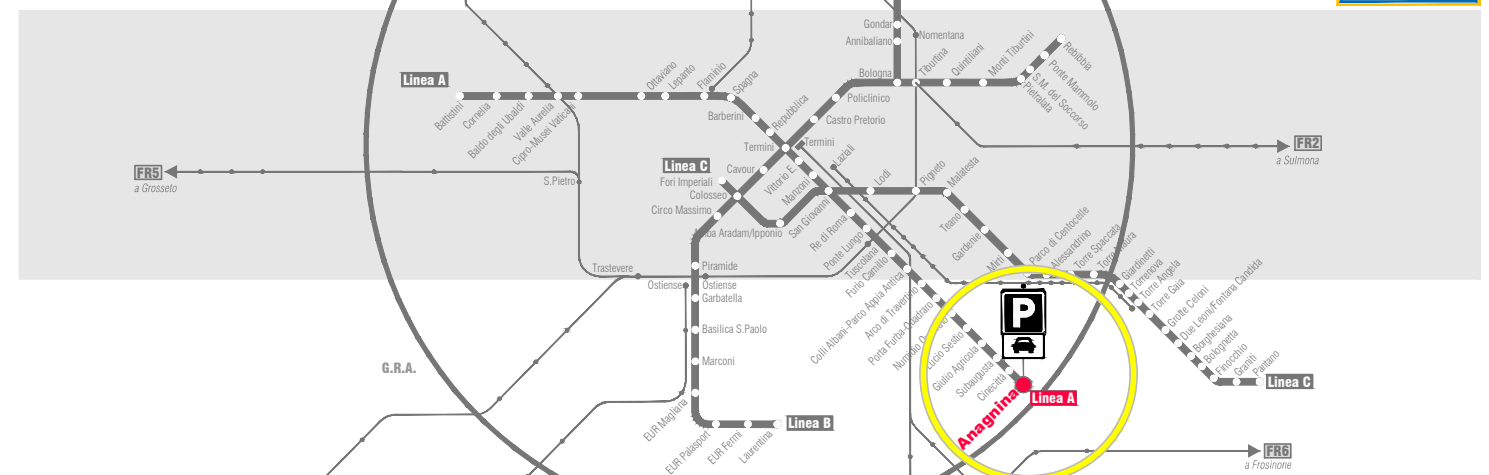

|   |   |  |
|---|---|--|
| RESPONSABILE DIREZIONE PROGETTAZIONE<br>arch. M. Maloni | RESPONSABILE DI PROGETTO<br>arch. P. Frabotta | RESPONSABILE AREA SPECIALISTICA<br>IMPIANTI E MATERIALE ROTABILE |
|---|---|--|

**FESR LAZIO 2014-2020 \_ POR ACCORDO DI PROGRAMMA**  
**"MOBILITA' SOSTENIBILE INTEGRATA" PER LA REALIZZAZIONE NODI DI SCAMBIO**  
**PARCHEGGIO PRESSO LA STAZIONE ANAGNINA**  
**LINEA A METROPOLITANA DI ROMA**

**PROGETTO DEFINITIVO**

PROGETTO

IMPIANTI

Impianti Speciali : Impianto TVCC

Pianta Piano Terra

| rev | data       | descrizione                           | redatto                      | verificato RP | approvato DA/DT            |
|-----|------------|---------------------------------------|------------------------------|---------------|----------------------------|
| 1   | 15/02/2020 | PROGETTO                              | 1. P. Cagnoli, 1. T. Scavini | 1. P. Cagnoli | 1. M. Neri, 1. G. C. Zotti |
| 2   | 15/02/2020 | REVISIONE A RISULTATO STRUTTURALE DOT | 1. P. Cagnoli, 1. T. Scavini | 1. P. Cagnoli | 1. M. Neri, 1. G. C. Zotti |
| 3   |            |                                       |                              |               |                            |
| 4   |            |                                       |                              |               |                            |
| 5   |            |                                       |                              |               |                            |

scala

1:200

COMMESSA

POR P 102

CODIFICA

| tratta | fase | opera | sv | leso | argom | progress | rev |
|--------|------|-------|----|------|-------|----------|-----|
| TU     | 2    | PA    | 1  |      |       |          |     |
| P      |      |       |    |      |       |          |     |
| D      |      |       |    |      |       |          |     |
| I      |      |       |    |      |       |          |     |
| F      |      |       |    |      |       |          |     |
| O      |      |       |    |      |       |          |     |
| 3      |      |       |    |      |       |          |     |
| A      |      |       |    |      |       |          |     |